


01 RAMP A NORD
SCALA 1:100

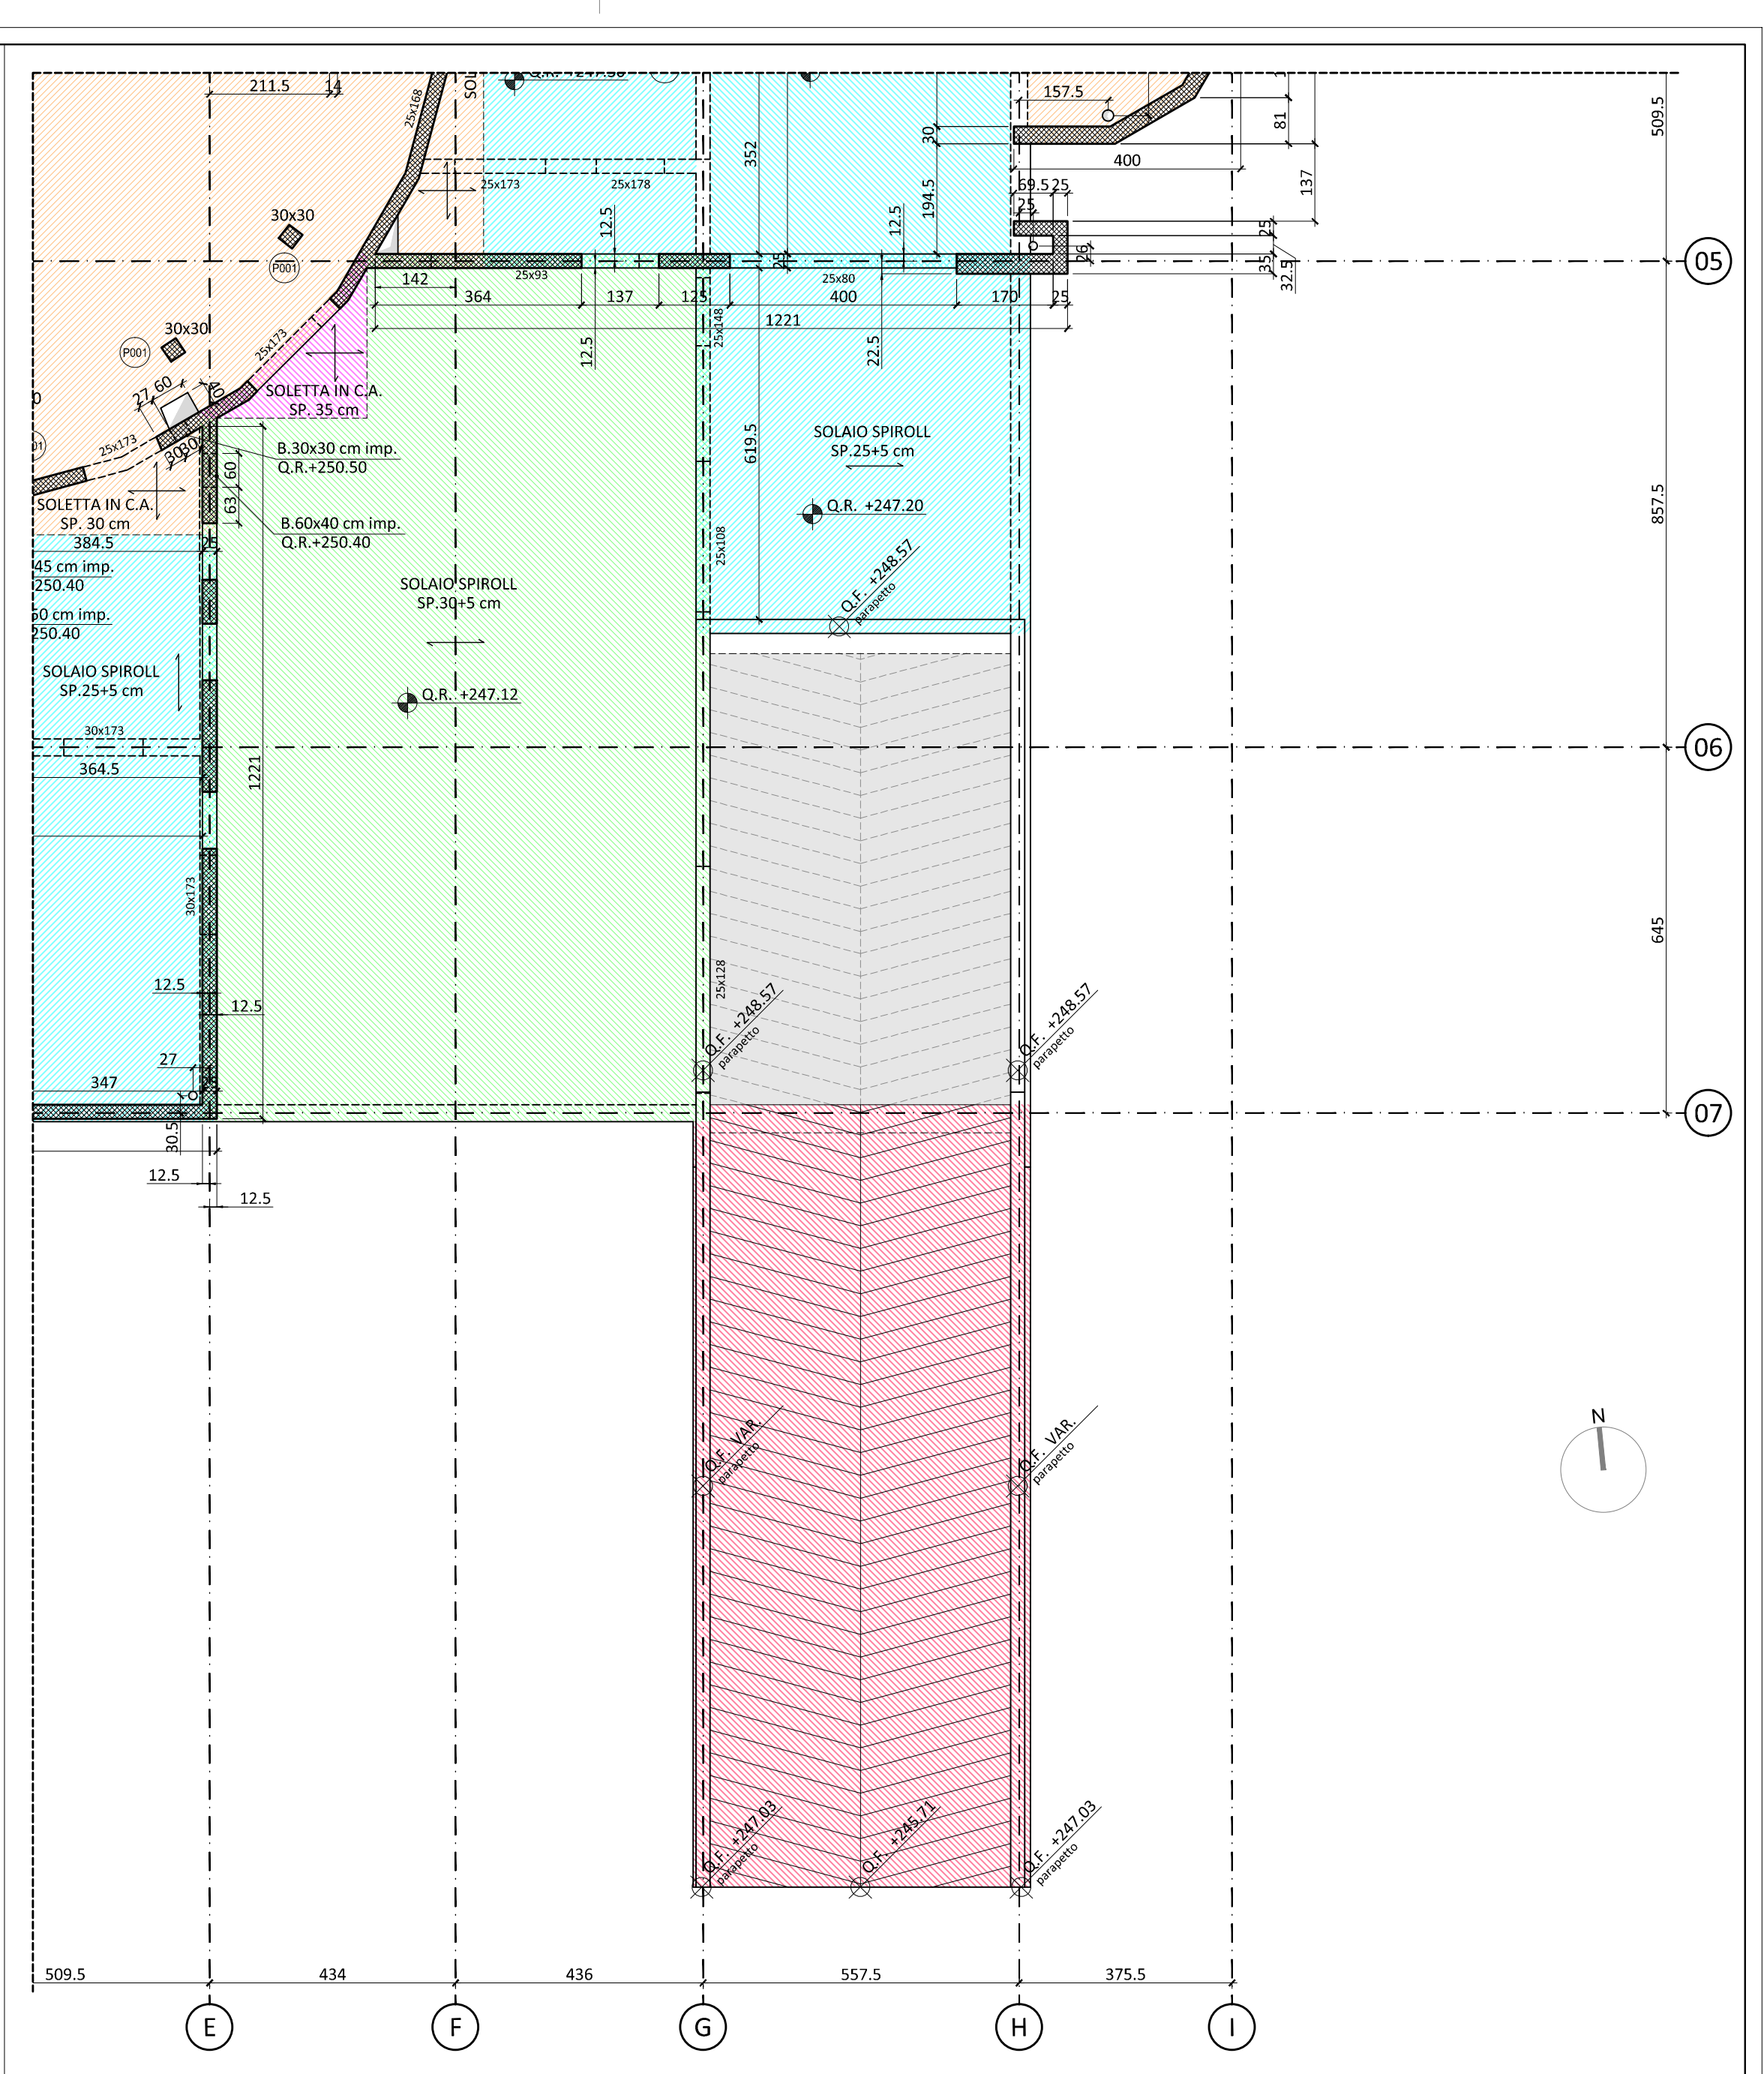

02 RAMP A SUD
SCALA 1:100

LEGENDA SIMBOLIE GRAFICHE:


	IDENTIFICAZIONE SEZIONE ELABORATO DOVE LA SEZIONE È DISEGNATA	Q.F. +0.00 RIFERITE AL FINITO (PIANTA)	NUMERAZIONE PILASTRI IN C.A.
	IDENTIFICAZIONE PARTICOLARE ELABORATO DOVE IL PARTICOLARE È DISEGNATO	Q.R. -0.30 RIFERITE AL RUSTICO (PIANTA)	CASSERI MODULARI IN PLASTICA H. 45 cm
	Q.F. +0.00 RIFERITE AL FINITO (SEZIONE)	Q.R. -0.30 RIFERITE AL RUSTICO (SEZIONE)	
	Pend. 5% INDICAZIONE DI PENDENZA (PIANTA E SEZIONE)		
	STRUTTURE IN C.A.		

LEGENDA RETINI TEMPIO:

	FONDAZIONE IN C.A. SP. 50 cm		SOLAIO SPIROLL SP. 25+5 cm		SOLETTA IN C.A. SP. 20 cm
	SCALE IN C.A. SP. 15 cm		SOLETTA IN C.A. SP. 35 cm		SOLAIO DI COP. IN PANNELLI METALLICI COIBENTATI SP.13,8cm
	RAMPE INTERRATO SP.50 cm		SOLETTA IN C.A. SP. 30 cm		STRUTTURE IN ACCIAIO
	SOLAIO SPIROLL SP. 30+5 cm		SOLETTA IN C.A. SP. 25 cm		ZONA IN MURATURA DI RIPORTO

NOTE

- PER I Percorsi e i diametri delle tubazioni impiantistiche da lasciare annegate all'interno del getto delle fondazioni in C.A. fare riferimento agli elaborati grafici del progetto impiantistico e architettonico.
- ALL'INTERNO DELLA FONDAZIONE SARANNO PRESENTI TUBAZIONI CHE NON DEVONO INTERFERIRE CON I LIVELLI DI ARMATURE PREVISTI
- PER TUTTE LE PREDISPOSIZIONI: TUBAZIONI, POZZETTI, FOSSE, CAVIDOTTI, ETC... VERIFICARE CON IL PROGETTO ARCHITETTONICO E IMPIANTISTICO.

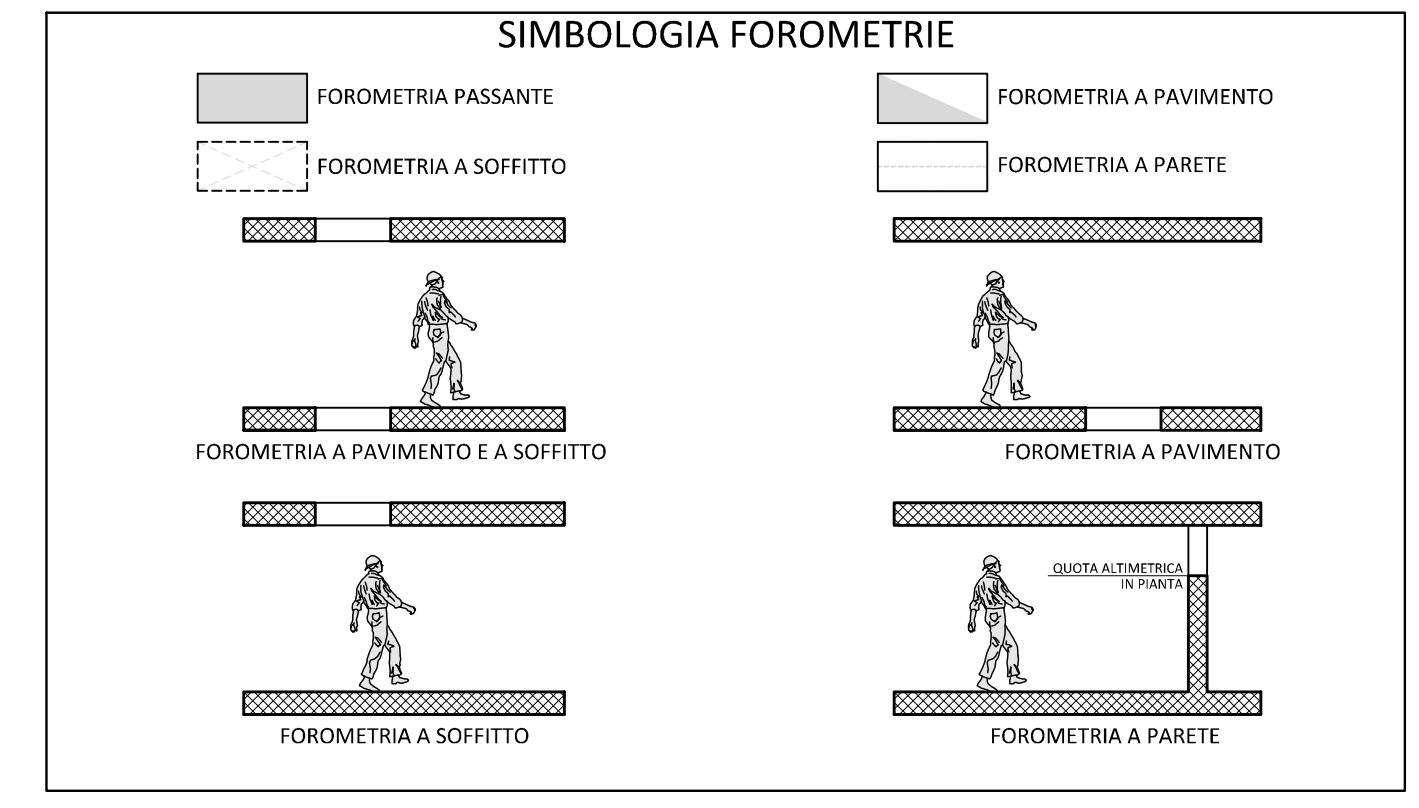

COMUNE DI FIRENZE

Promotore:
Società Crematorio di Firenze S.p.A.

**PROPOSTA DI PROGETTAZIONE
COSTRUZIONE E GESTIONE DEL
NUOVO TEMPIO CREMATOIO DI FIRENZE**
(ai sensi dell'art.37 bis e ss. L.109/94)

PROGETTO ESECUTIVO
(Progetto Definitivo approvato dalla G.C. con Delibera n.2013/g/00308 del 25/9/2013)

OPERE FASE 1

<p>HYDEA s.p.a. Architettura, Ingegneria, Ambiente Via dei Fiorini, 10 - 50139 Firenze Tel. 055 234071 - Fax 055 234070 email: info@hydea.it</p> <p>Direttore Tecnico (Art. 53 D.P.R. 554/21 Dicembre 1999) Dott. Ing. Paolo Giustiniani - Ordine Ingegneri di Firenze n° 1818</p> <p>Ing. PAOLO GIUSTINIANI Arch. ALESSANDRO SCARPONI Coordinatore per la Sicurezza in fase di progettazione: Arch. GIORGIO SALIMBENE</p>	 Dott. Ing. STEFANO VALENTINI SEZIONE A LAVORO SPECIALISTICA N° 803 Sottoseg. Ingegneria, Architettura, Urbanistica	<p>Impianti elettrici meccanici: Management MAKEL srl Via Giovanni da Celesia 18 - 50127 Firenze Tel. 055 234071 - Fax 055 234070 email: info@makel.it</p> <p>Ing. PAOLO BONACORSI Strutture: aei progetti Ing. Stefano Valentini Geologia - geotecnica: Geol. Lorenzo Cirri</p>
--	---	---

Elaborato: ST.2.01b		TEMPIO CREMATOIO CASSERI: PIANTA PIANO TERRA RAMPE NORD E SUD	
SCALA 1:100			
COMMESSA ED_029	RESPONSABILE DI COMMESSA PAOLO GIUSTINIANI	DATA PRIMA EMISSIONE Luglio 2015	
REVISIONE A	DATA Luglio 2015	REDATTO SC	Sistema Qualità certificato da N. 9175497 DE per tutti i processi aziendali